


**INSTALACJA WENTYLACJI MECHANICZNEJ  
- RZUT ANTRESOLI  
SKALA 1:100**

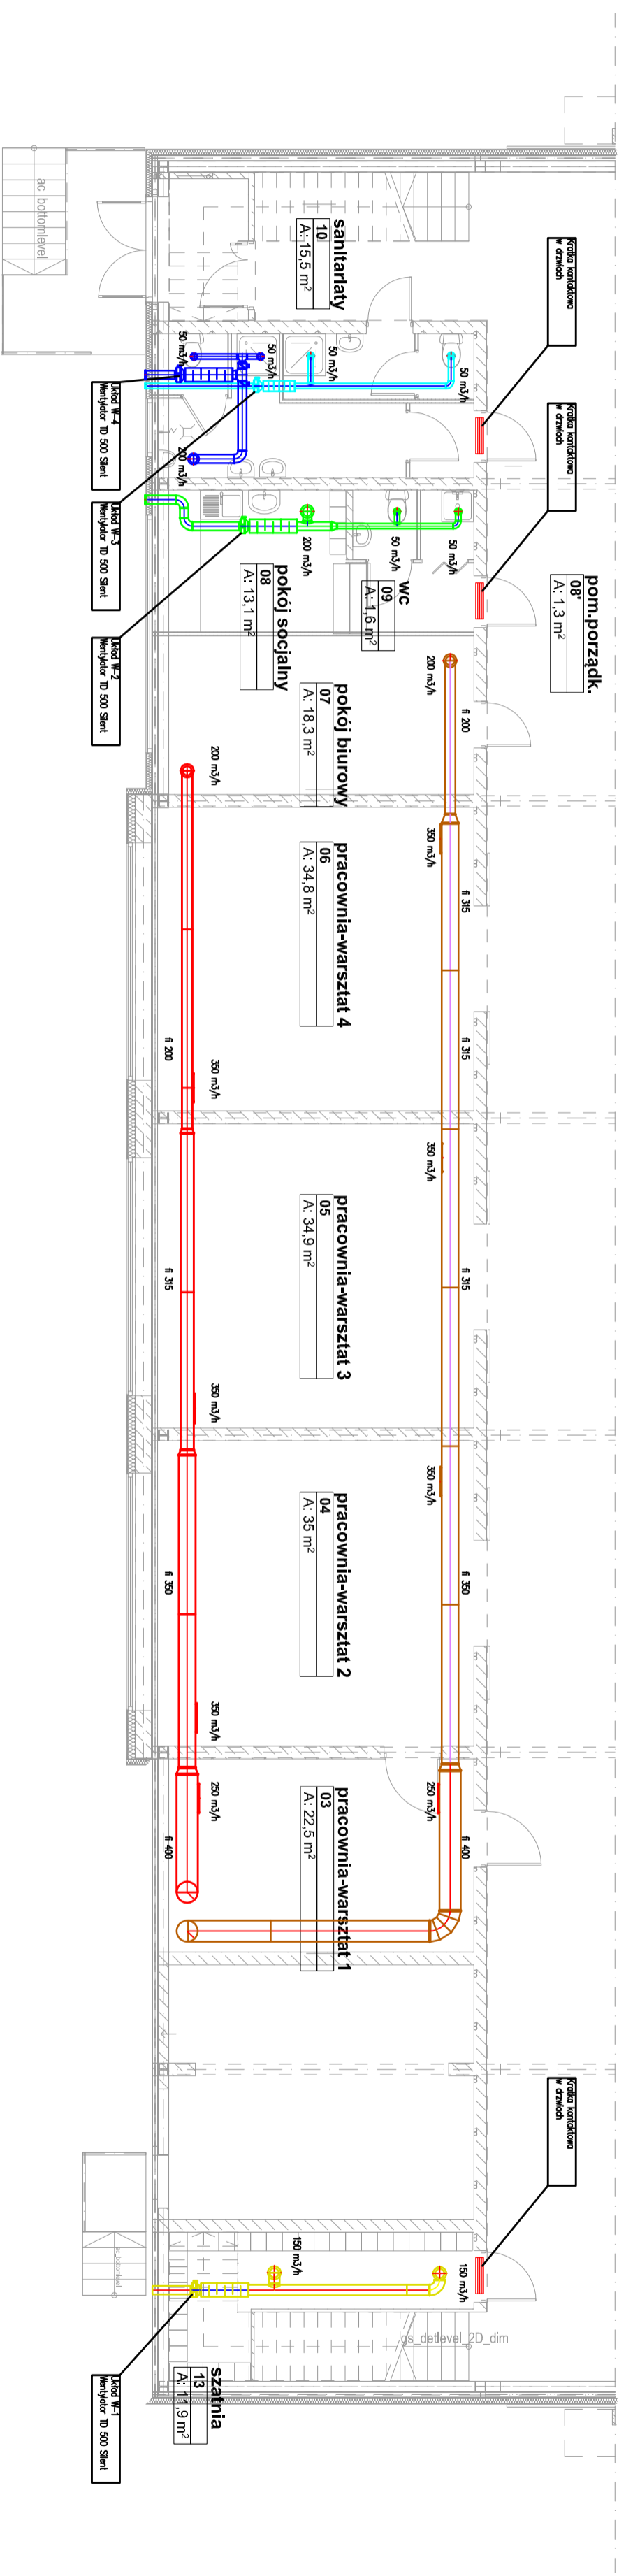

<b>PRACOWNIA "ANDRZEJ MENDOFK"</b>		<b>PRACOWNIA</b>	
Projekt		temat	
Główny projektant mgr inż. Andrzej Mendołk upr. PDK0046/PWOS/12		adres obiektu budowlanego	
Sprawdził mgr inż. Piotr Husak upr. PDK0043/PWOS/12		HAŃCZOWA DZ. NR EWID. 188/10 GM. USCIE GORLICKIE	
Autorzy projektu mgr inż. Marcin Ciupka		przeznaczenie projektu	
mgr inż. Wojciech Olejko		Data Styczeń 2016	
		INSTALACJA WENTYLACJI MECHANICZNEJ - RZUT ANTRESOLI	
		Skala 1:100	
		Nr rys 2	